

COMUNE DI CLAVESANA

Provincia di Cuneo

INTERVENTO DI RICOLLOCAZIONE E ADEGUAMENTO DELLA SCUOLA PER L'INFANZIA

Sede attuale: Borgata Gerino, 8
Nuova sede: Via Valle D'Aosta

IMPIANTO ELETTRICO

Tav. 08

IMPIANTO DI ILLUMINAZIONE


PIANO TERRA - Scala 1:50

Redatto da: Abbona Ing. Mauro - Via Rosa Bianca 33H - 12084 Mondovì (CN)

LEGENDA APPARECCHI ILLUMINANTI


	Apparecchio illuminante a plafone equivalente a: ARCLUCE - RIGO 50 ANGOL - Cod. A3549 - 32W
	Apparecchio illuminante a plafone equivalente a: ARCLUCE - RIGO 50 - Cod. A3546 - 40W
	Apparecchio illuminante a plafone equivalente a: ARCLUCE - RIGO 50 - Cod. A3912 - 64W
	Apparecchio illuminante a plafone equivalente a: ARCLUCE - RIGO 50 - Cod. A3915 - 80W
	Apparecchio illuminante a sospensione equivalente a: ARCLUCE - RIGO 50 - Cod. A4028 - 45W+36W
	Apparecchio illuminante a sospensione equivalente a: ARCLUCE - DEMO 200 - Cod. J6011 - 19W
	Apparecchio illuminante a sospensione equivalente a: ARCLUCE - INTINS 210 - Cod. L5827 - 33W
	Apparecchio illuminante a parete equivalente a: ARCLUCE - DOT 210 - Cod. P7744 - 13W
	Apparecchio illuminante per esterni a parete equivalente a: ARCLUCE - TULA UNIDIREZIONALE - Cod. P7162 - 8W
	Gruppo autonomo per illuminazione di sicurezza recante la scritta "USCITA DI SICUREZZA". Sempre accesa, equivalente a: SCHNEIDER QUICK SIGNAL ACTIVA - Cod. OVA38503
	Gruppo autonomo per illuminazione di sicurezza recante la scritta "USCITA DI SICUREZZA". Accesa in caso di emergenza equivalente a: SCHNEIDER EXIWAY ONE 3H - 24W - Cod. OVA38671
	Apparecchio illuminante con kit emergenza integrato

PIANTA PIANO TERRA - Scala 1:50
IMPIANTO DI ILLUMINAZIONE

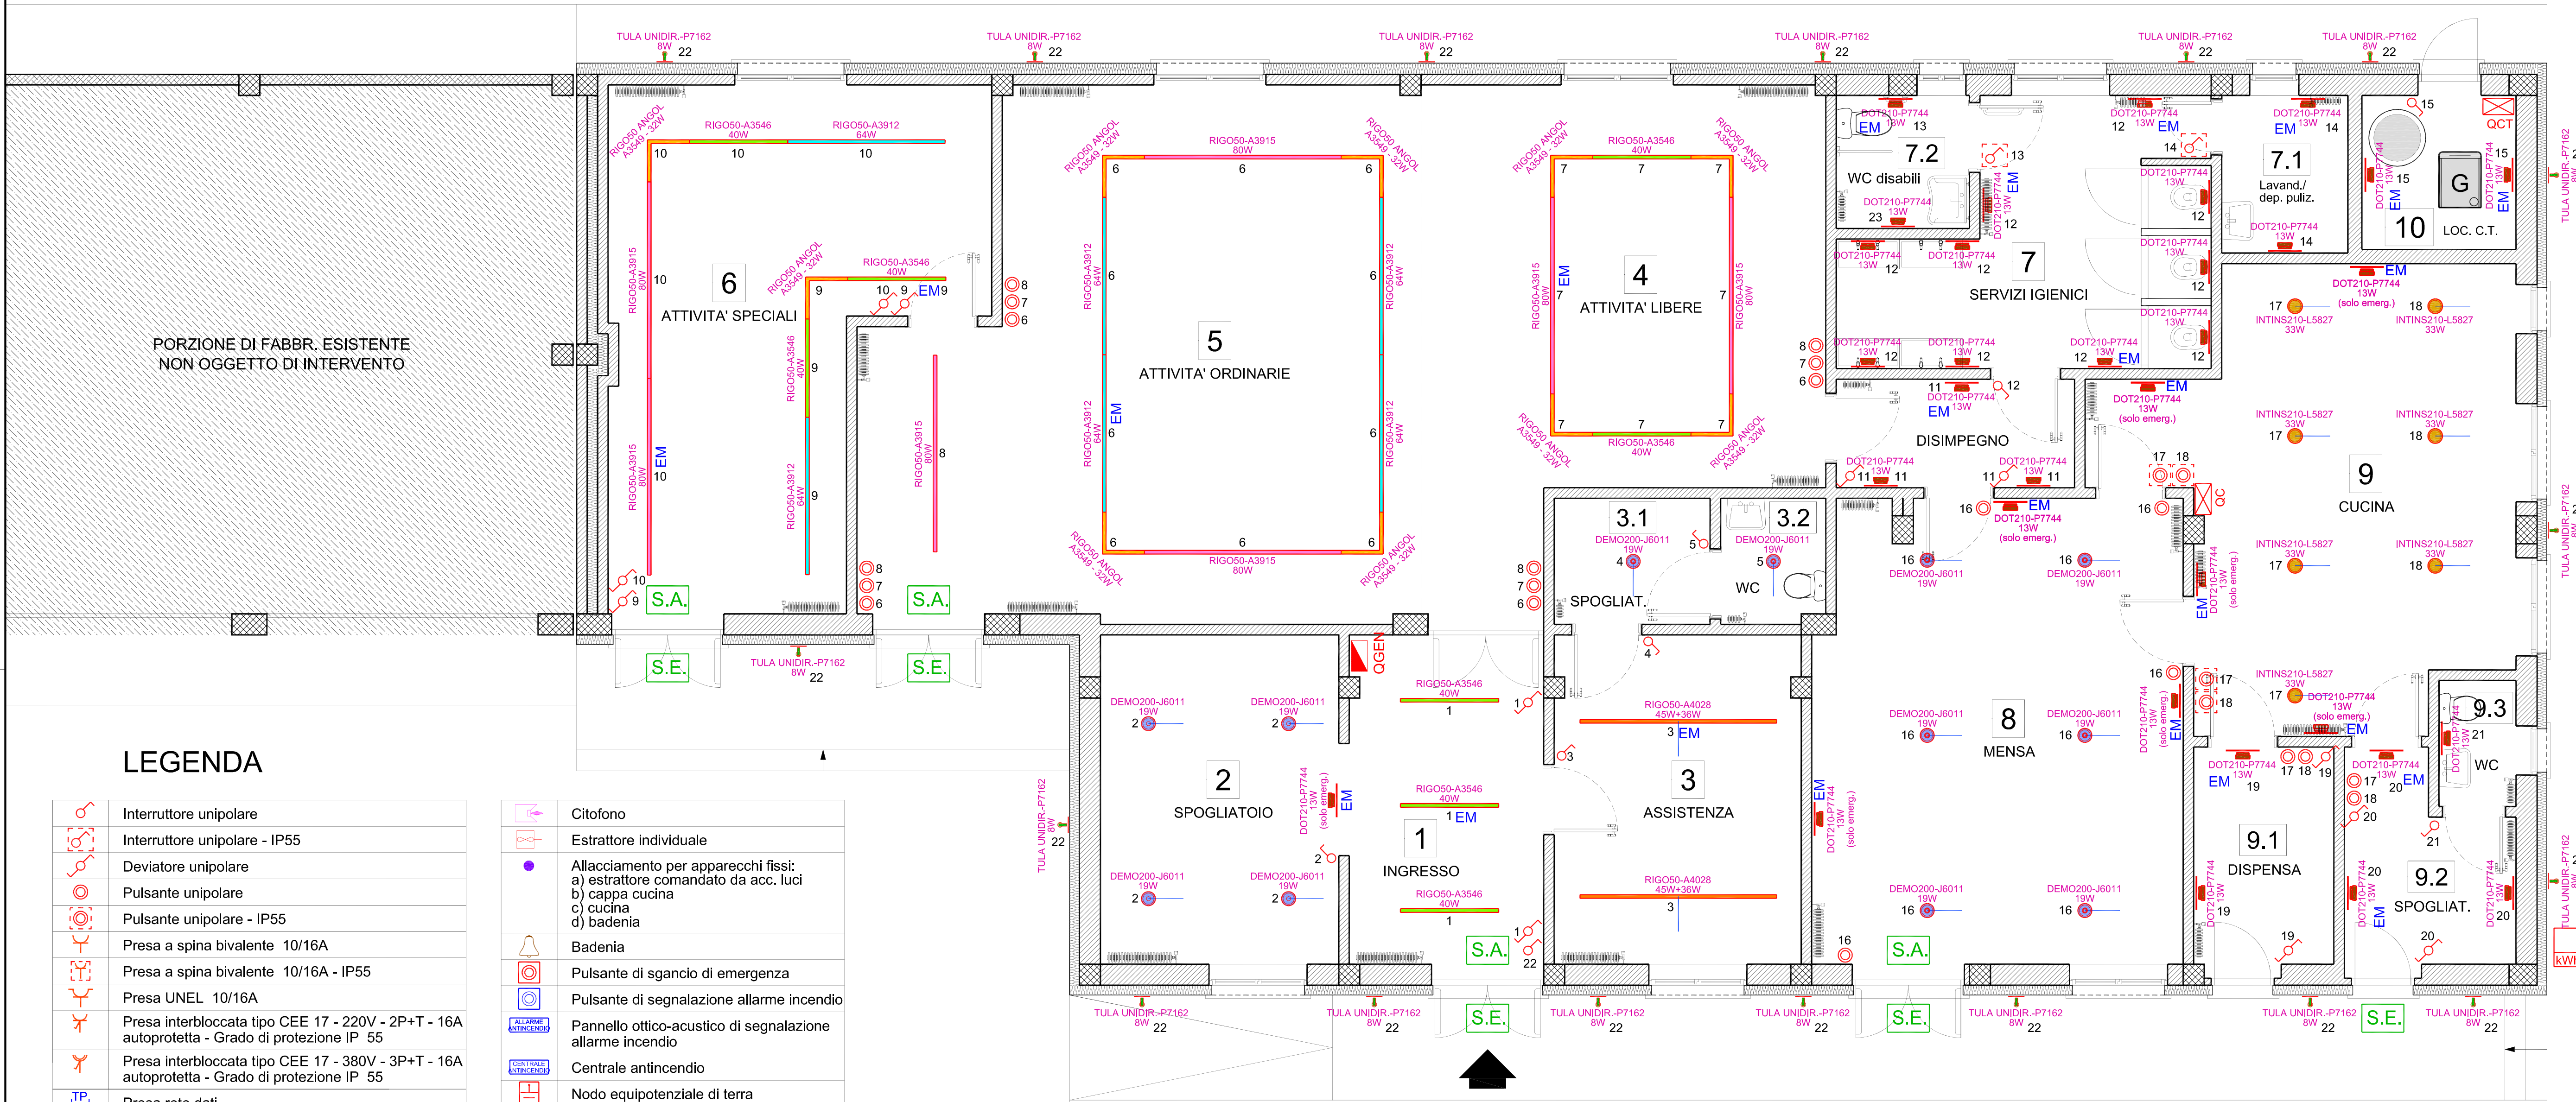

LEGENDA

	Interruttore unipolare
	Interruttore unipolare - IP55
	Deviatore unipolare
	Pulsante unipolare
	Pulsante unipolare - IP55
	Presa a spina bivalente 10/16A
	Presa a spina bivalente 10/16A - IP55
	Presa UNEL 10/16A
	Presa interbloccata tipo CEE 17 - 220V - 2P+T - 16A autoprotetta - Grado di protezione IP 55
	Presa interbloccata tipo CEE 17 - 380V - 3P+T - 16A autoprotetta - Grado di protezione IP 55
	Presa rete dati
	Presa TV terrestre
	Presa telefono
	Pulsante a tirante con funicella
	Segnalatore acustico/visivo chiamata wc disabili
	Elettrovalvola gas
	Rilevatore fughe gas
	Cronotermostato ambiente
	Citofono
	Estrattore individuale
	Allacciamento per apparecchi fissi: a) estrattore comandato da acc. luci b) cappa cucina c) cucina d) badenia
	Badenia
	Pulsante di sgancio di emergenza
	Pulsante di segnalazione allarme incendio
	Pannello ottico-acustico di segnalazione allarme incendio
	Centrale antincendio
	Nodo equipotenziale di terra
	Contatore ENEL
	Avanquadro Elettrico - AVQ
	Quadro Elettrico Generala - QGEN
	Quadro Cucina - QC
	Quadro Centrale Termica - QCT

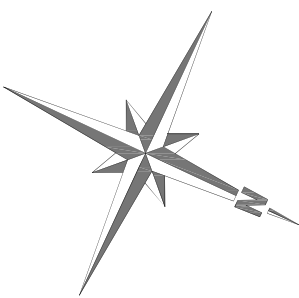

FABBRICATO ESISTENTE
AD USO ABITATIVO

Strada Comunale "Via Valle D'Aosta"